


DESENHO 7 – POSTE DE FIBRA C/ MEDIÇÃO ACOPLADA - DIMENSIONAL DOS POSTES 7M

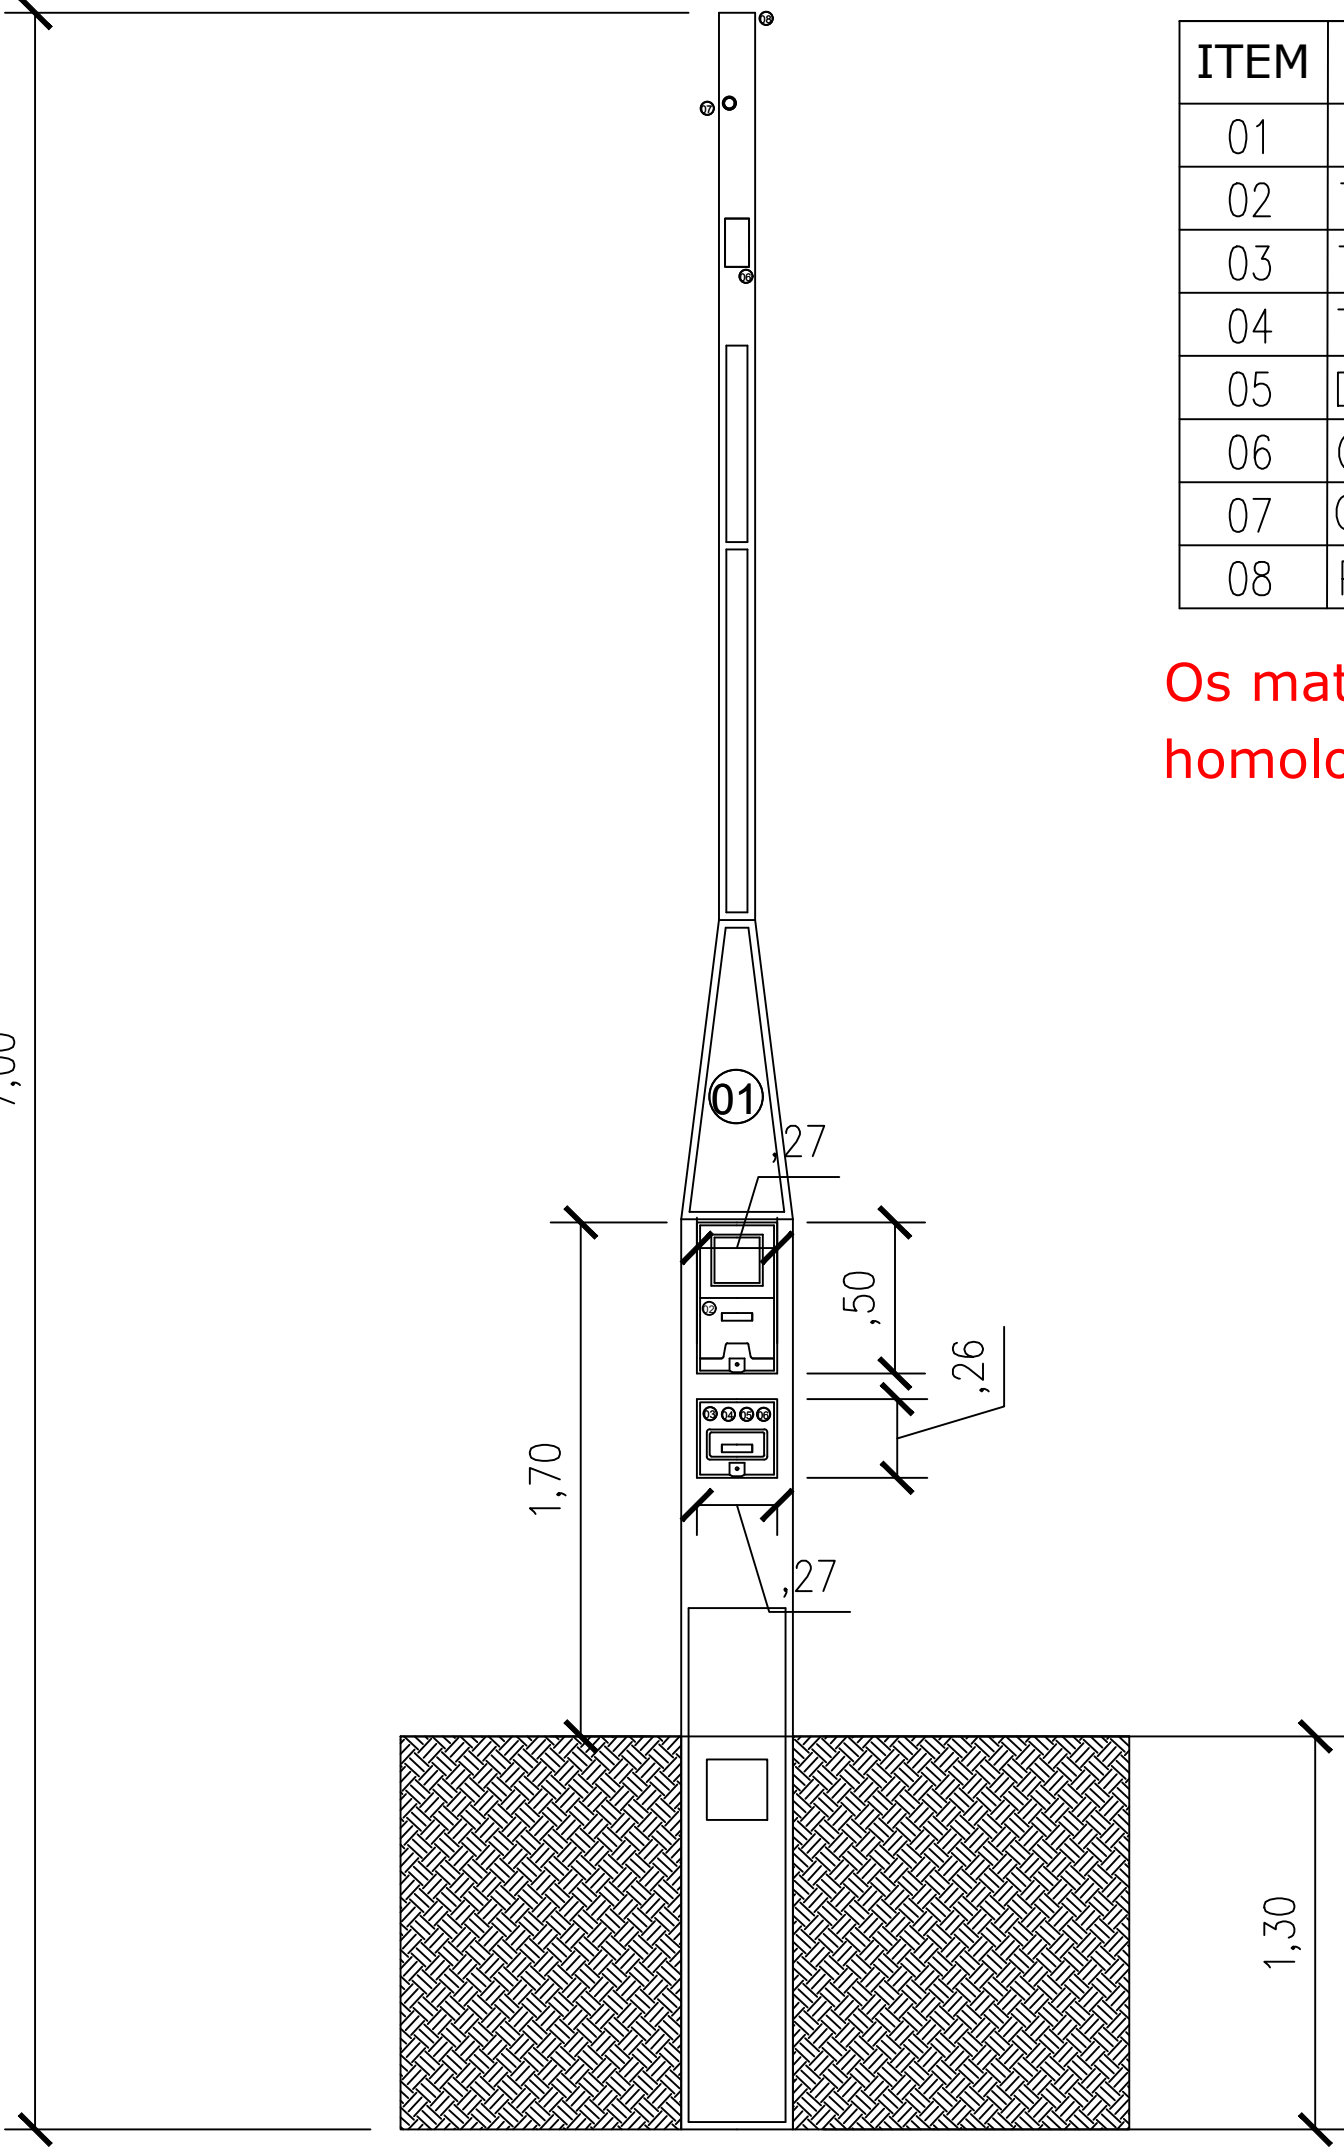


ITEM	LEGENDA
01	Poste de Fibra de Vidro 7.0 metros.
02	Tampa Compartilhamento de Medição.
03	Tampa Compartilhamento de Proteção.
04	Trilho DIN para a Fixação do Disjuntor.
05	Disjuntor de 100A.
06	Conector de Aterramento Integrado.
07	Curva PVC Ramal de Entrada.
08	Parafuso Olhal.


Os materiais devem obrigatoriamente ser de fornecedores homologados pela CONCESSIONÁRIA.

- Notas:
- O padrão de entrada deve ser instalado exatamente no limite da via pública com a propriedade (permanecendo dentro da propriedade do cliente), reduzindo ao máximo a profundidade do recuo sem que os componentes da entrada penetrem na via pública e dificulte a montagem dos mesmos.

DETALHE DO SISTEMA DE ATERRAMENTO

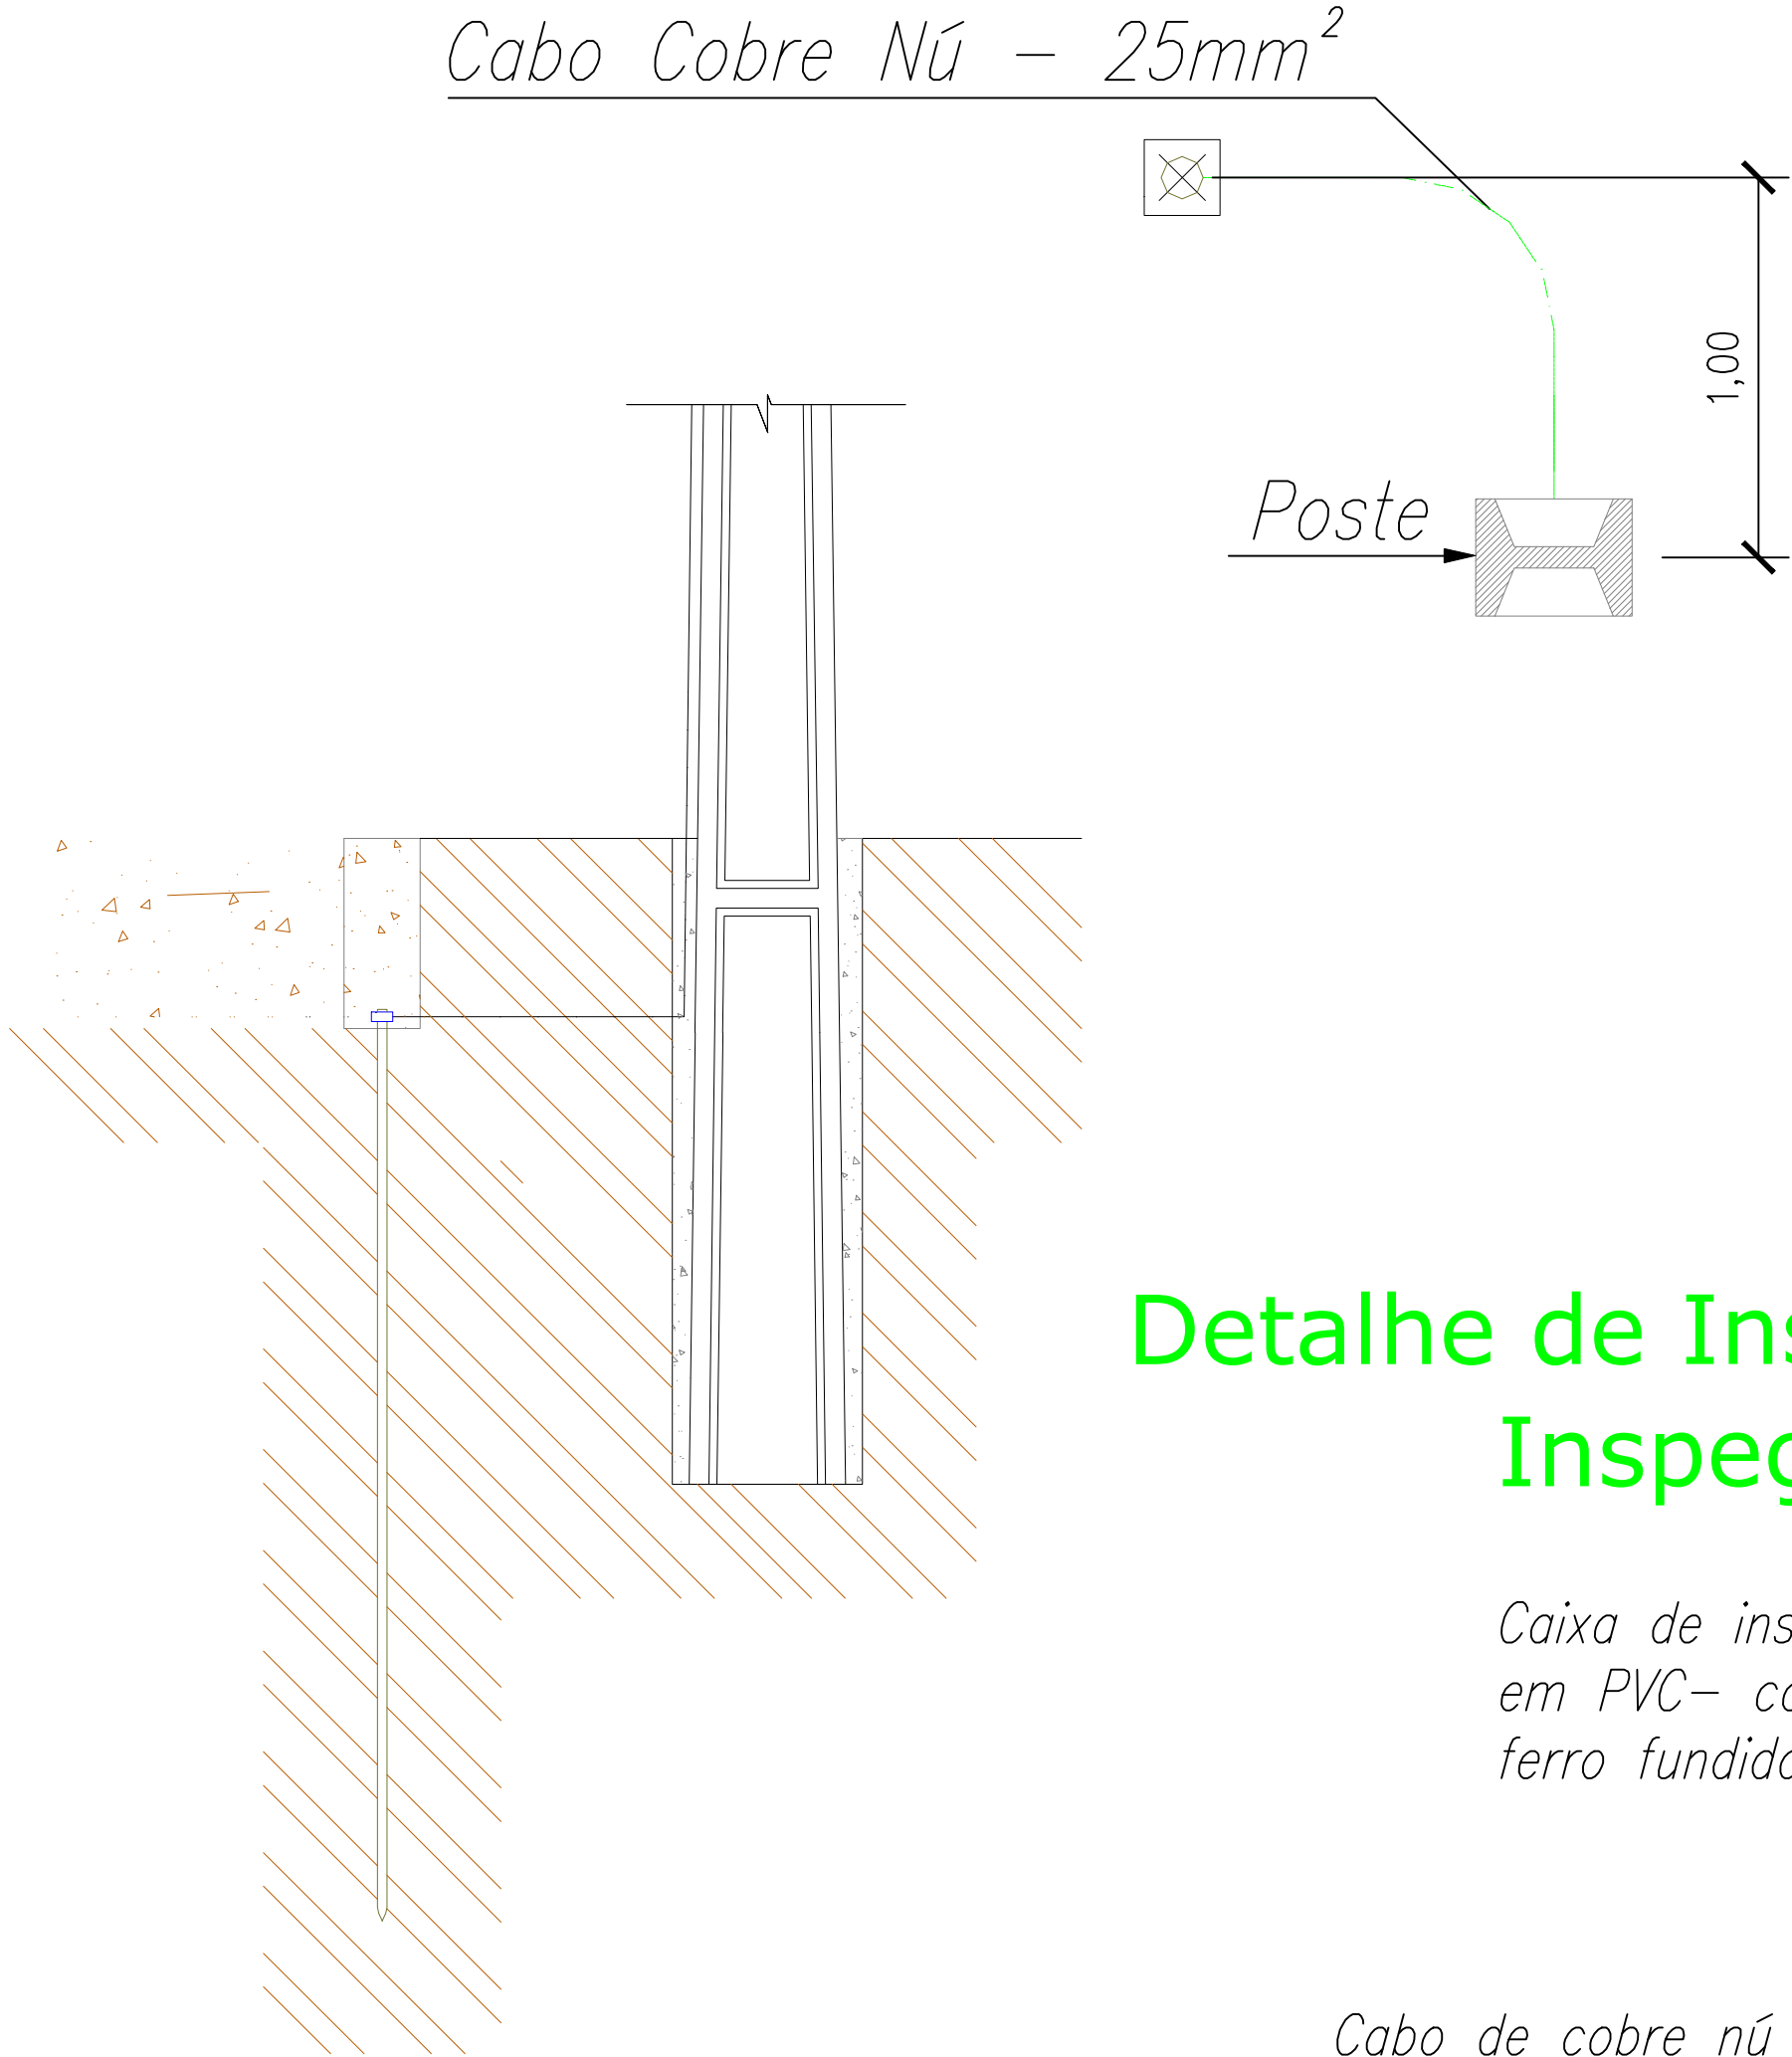

Detalhe da Caixa de inspeção tipo solo

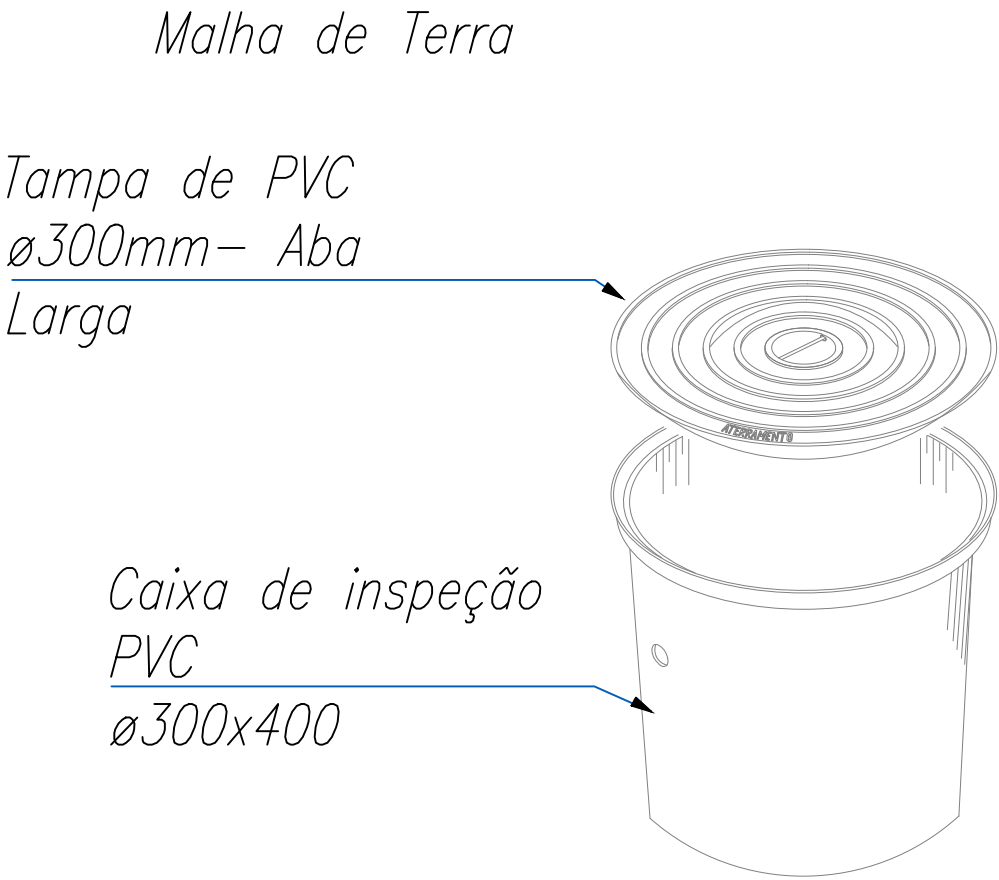

Detalhe de Instalação da Caixa de Inspeção Tipo Solo


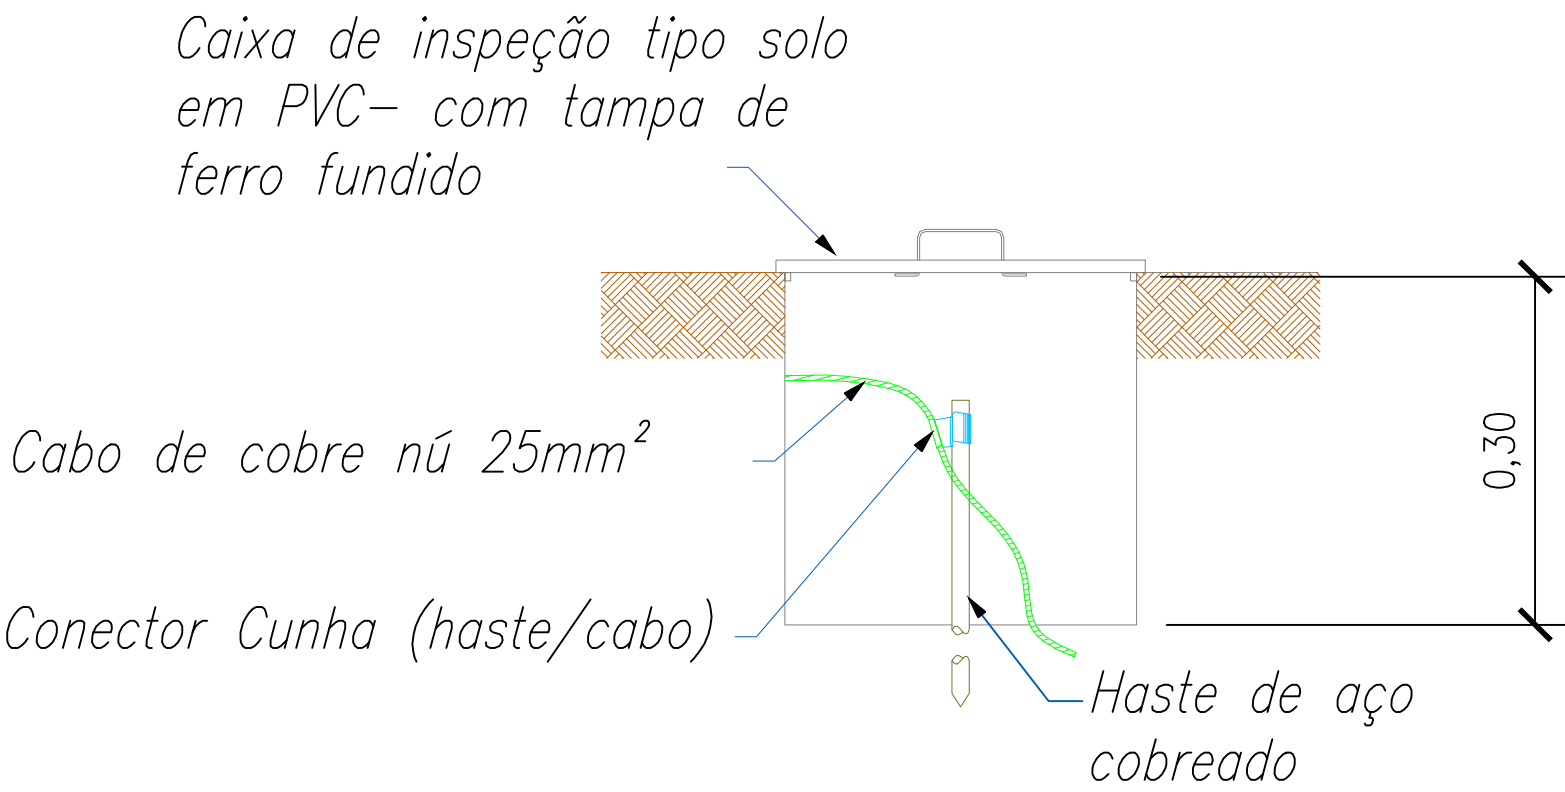


DIAGRAMA UNIFILAR

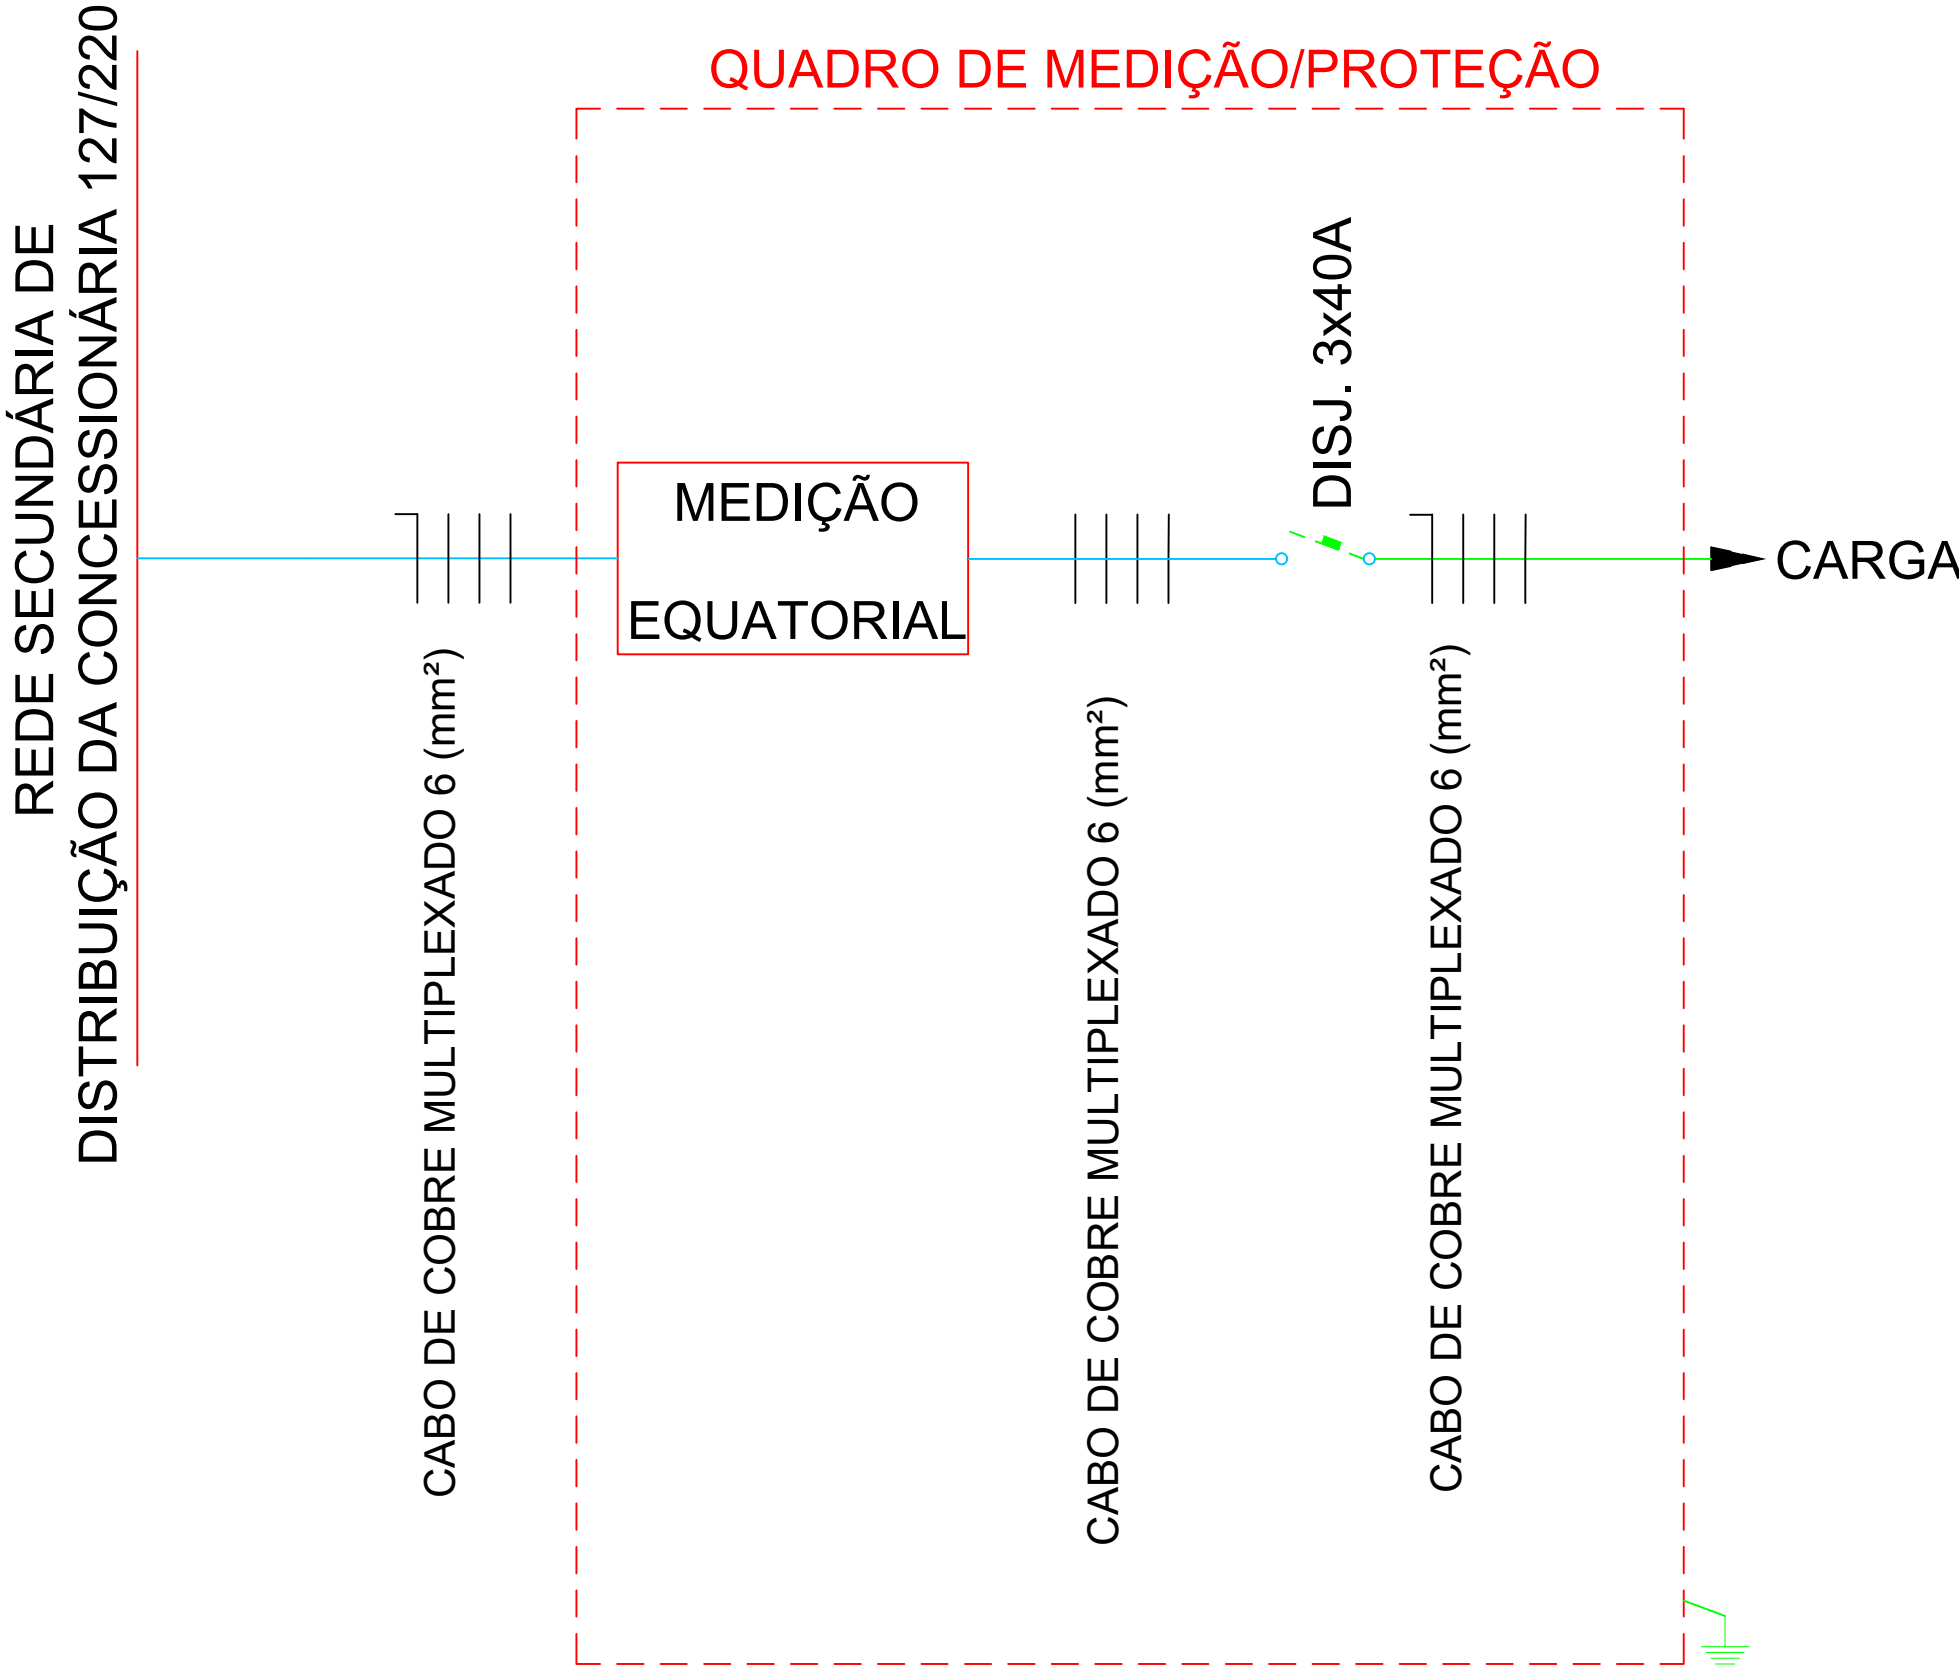

GABINETE DO PREFEITO		
PROPRIETÁRIO:	PREFEITURA MUNICIPAL DE CAPÃO DA CANOA	
GESTÃO 2024/2028		
OBRA:	REFORMA ELÉTRICA	ESCALA: 1/25
LOCAL:	Rua Peri, SN, Bairro Centro, Capão da Canoa - RS	ÁREA: 36,72 m²
TÍTULO:	Entrada de Energia Sala dos Motoristas e Guarita.	PRANCHA: 01/01
PROJETO:	ENTRADA DE ENERGIA 12,1 ATÉ 24 KW - 220/127V	
MARCOS MARTINOTTO ENGENHEIRO ELETRICISTA CREA-RS 247264	VALDOMIRO DE MATOS NOVASKI PREFEITO MUNICIPAL	VALDOMIRO DE MATOS NOVASKI PREFEITO MUNICIPAL
DESENHO:	DATA: MAIO 2026	COD: CAD FILE: